

이순신 순국 공원의 활성화를 위한 전망대 프로젝트


2021 졸업작품_캡스톤디자인VI

(경상남도 남해군 이순신 순국 공원)

Pusan National University
Dept. of Interior & Environmental Design
201710102 강나연 , 201710116 노단비

이순신 순국 공원의 활성화를 위한 전망대 프로젝트

DWG NO.	Title	Scale
1	GROUND LEVEL PLAN	A3 : 1 / 200
2	TOWER 1 FLOOR PLAN	A3 : 1 / 200
3	TOWER 2 FLOOR PLAN	A3 : 1 / 200
4	GROUND LEVEL ELEVATION	A3 : 1 / 200
5	TOWER 1 ELEVATION	A3 : 1 / 200
6	TOWER 2 ELEVATION	A3 : 1 / 200
7	GROUND LEVEL CEILING PLAN	A3 : 1 / 200
8	TOWER 1 CEILING PLAN	A3 : 1 / 200
9	TOWER 2 CEILING PLAN	A3 : 1 / 200

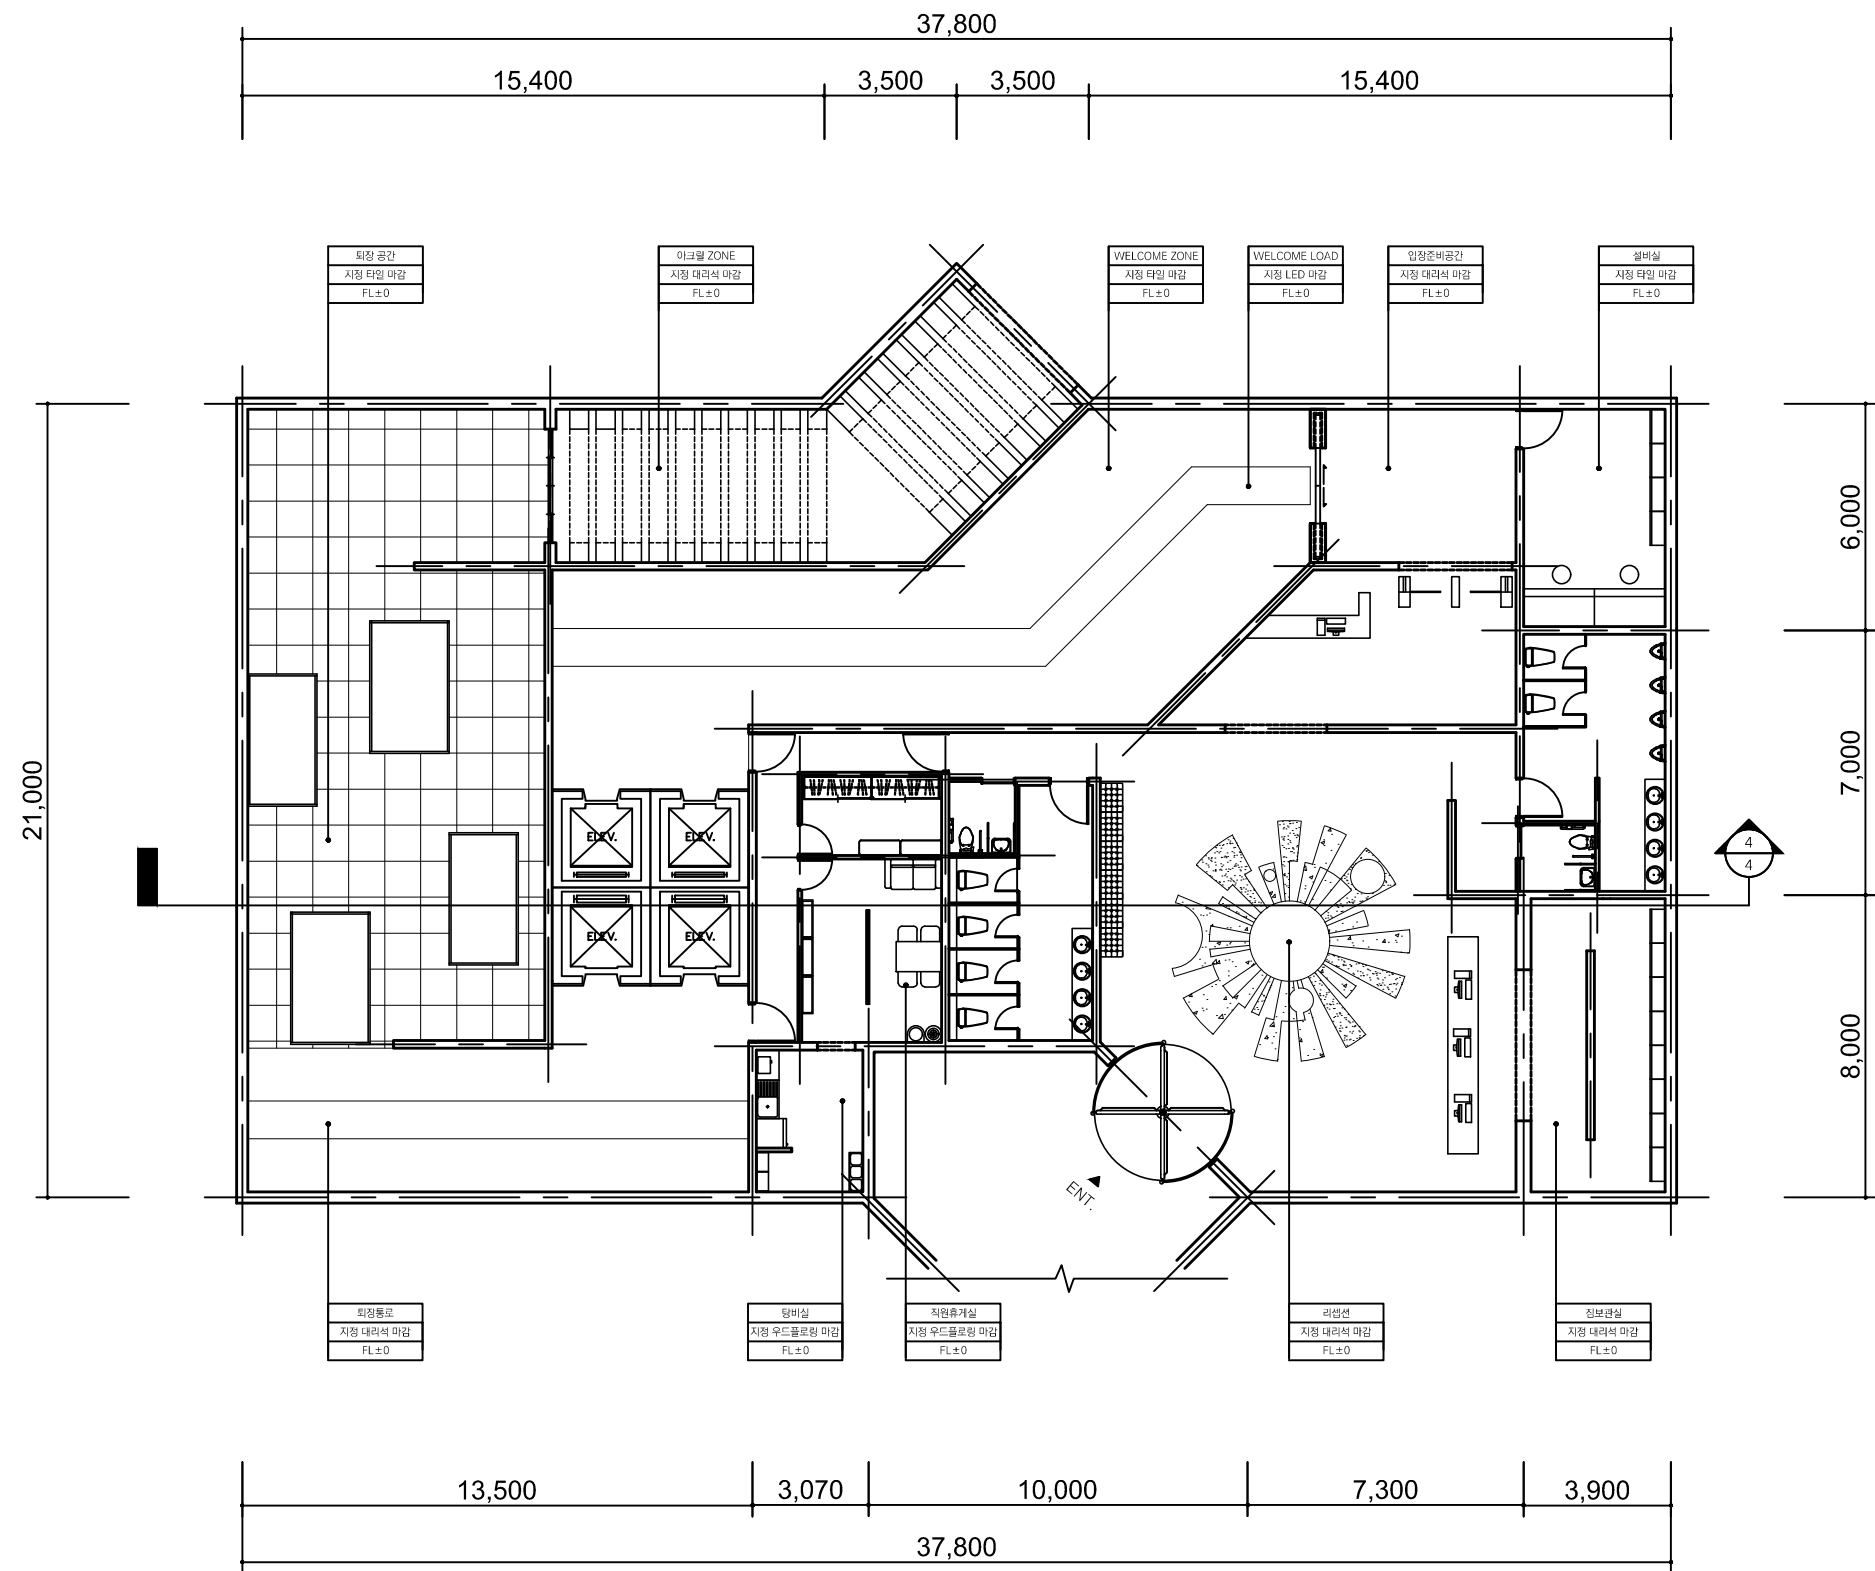

PROJECT TITLE

이순신 순국 공원
활성화를 위한
전망대 프로젝트

DESIGN TITLE

GROUND LEVEL
_FLOOR PLAN

SCALE


A3 : 1/200


DATE

2021.10.13

DRAWING NUMBER

1

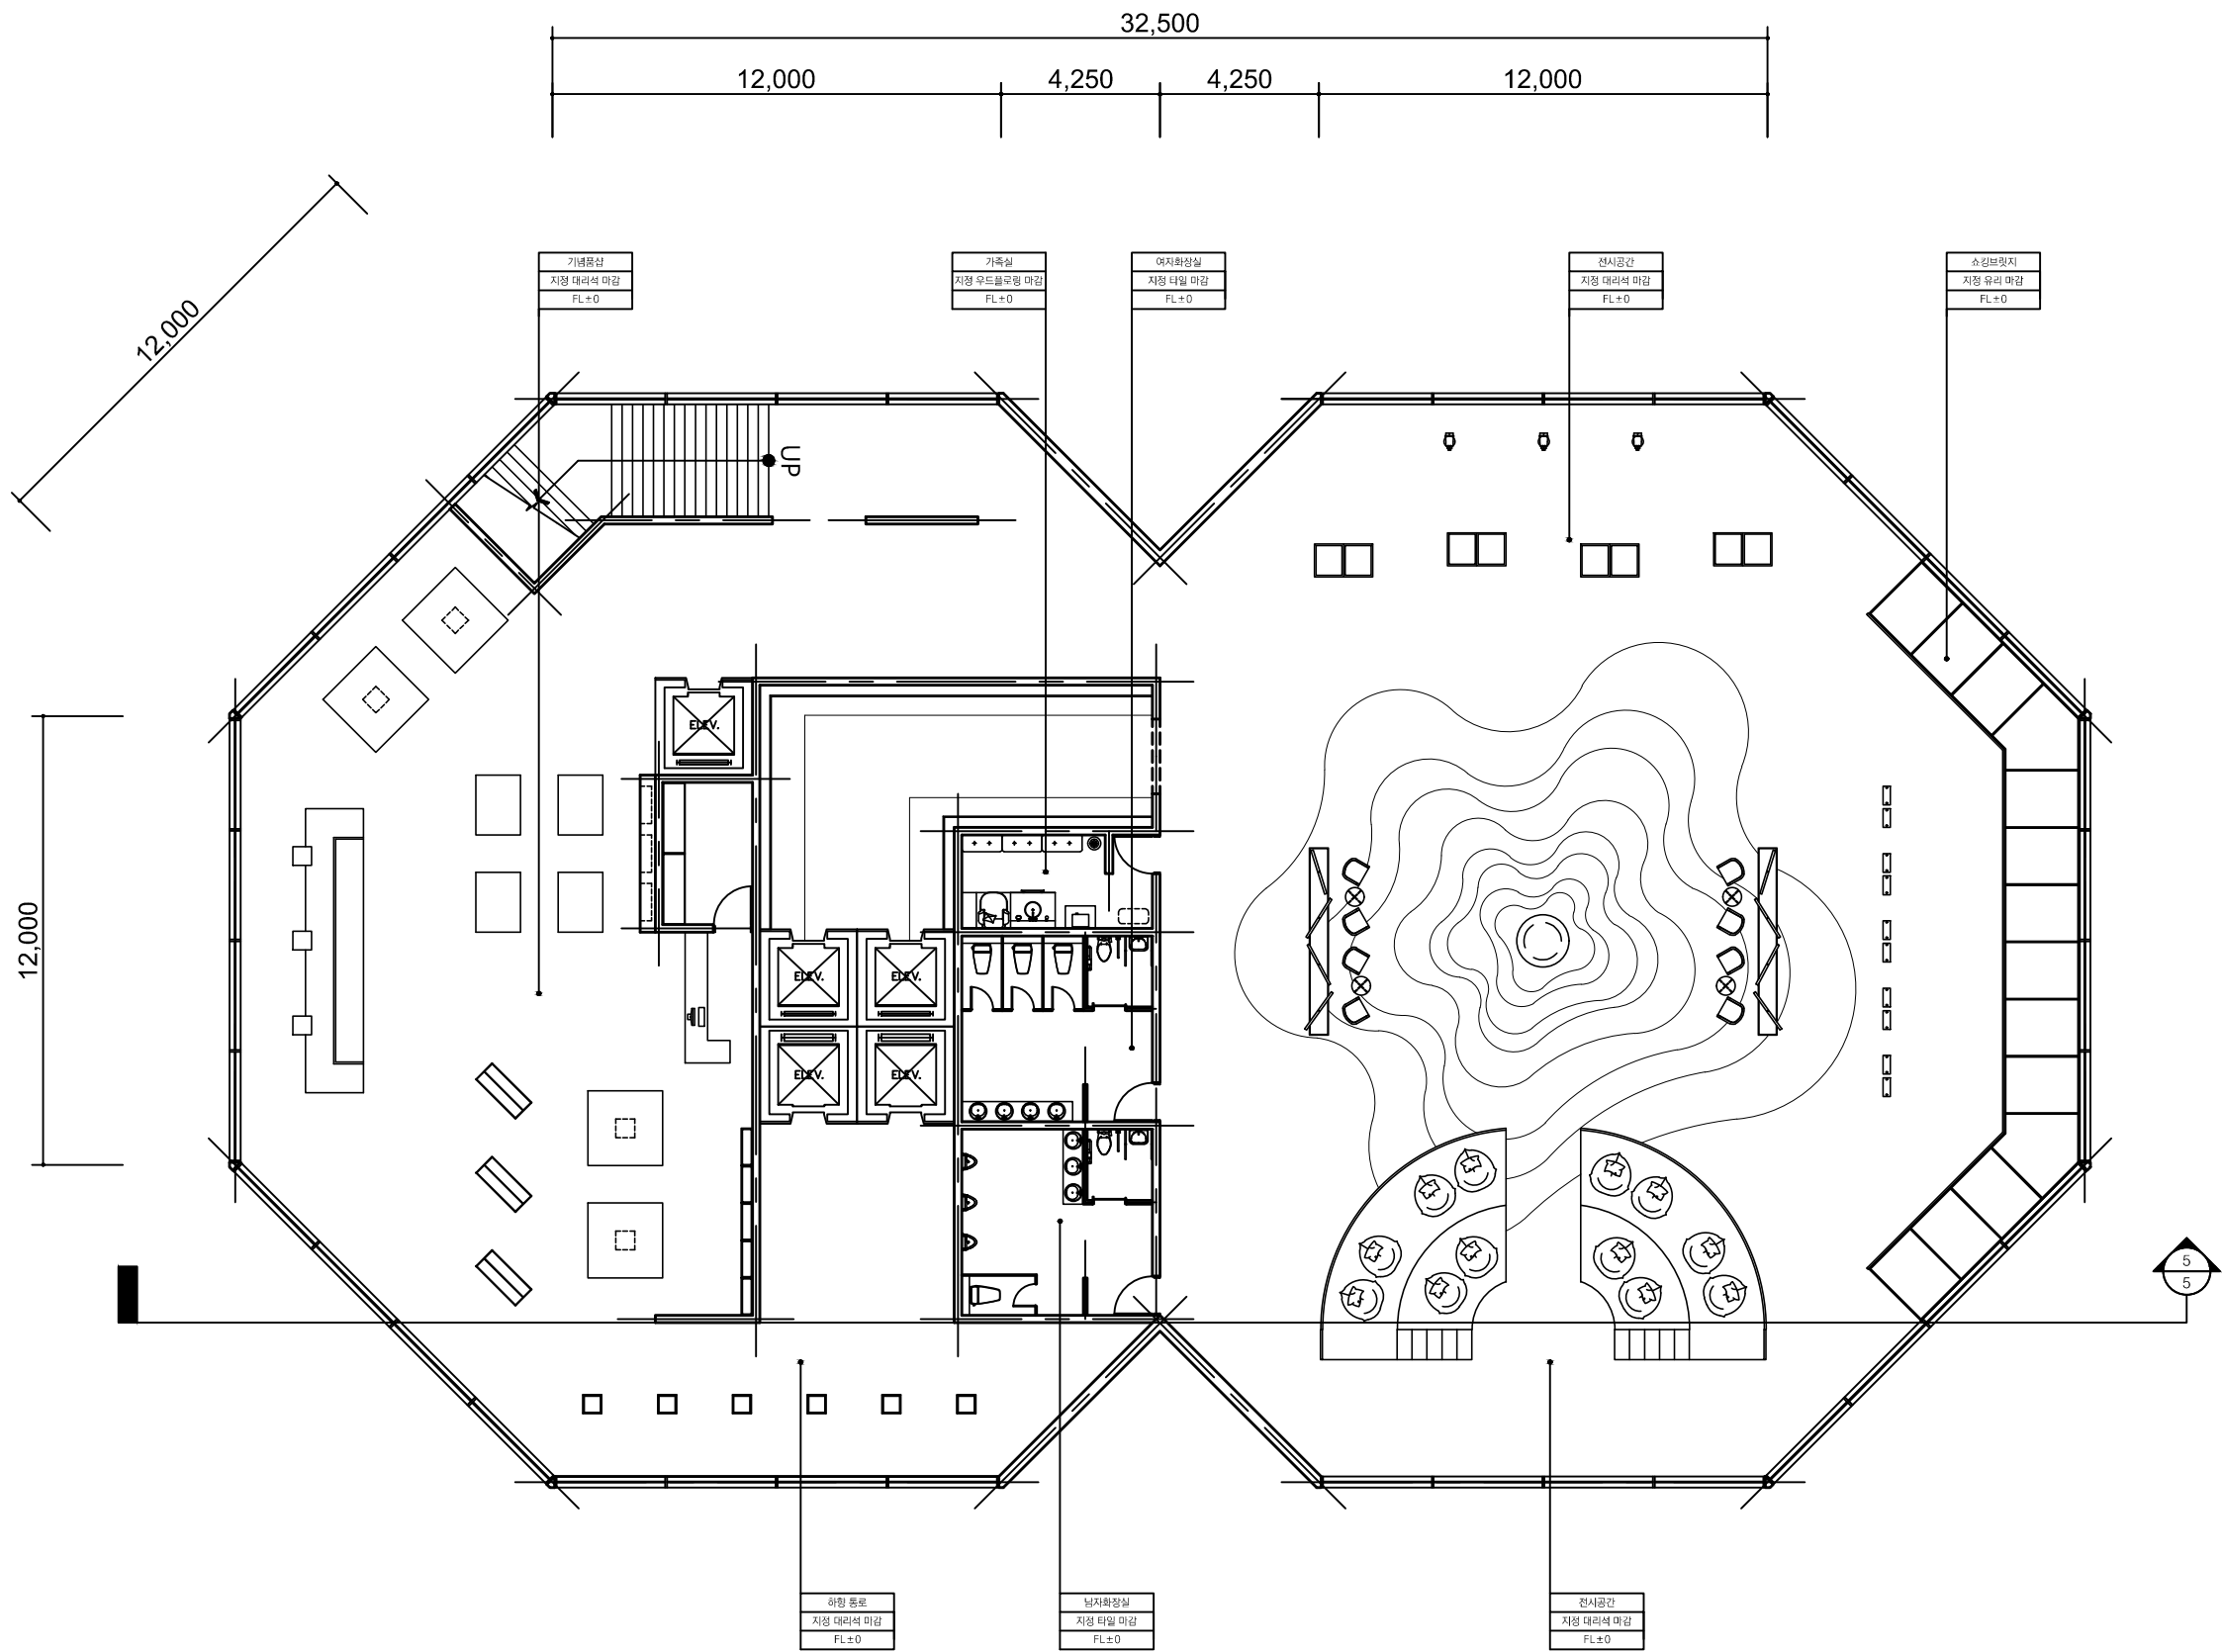

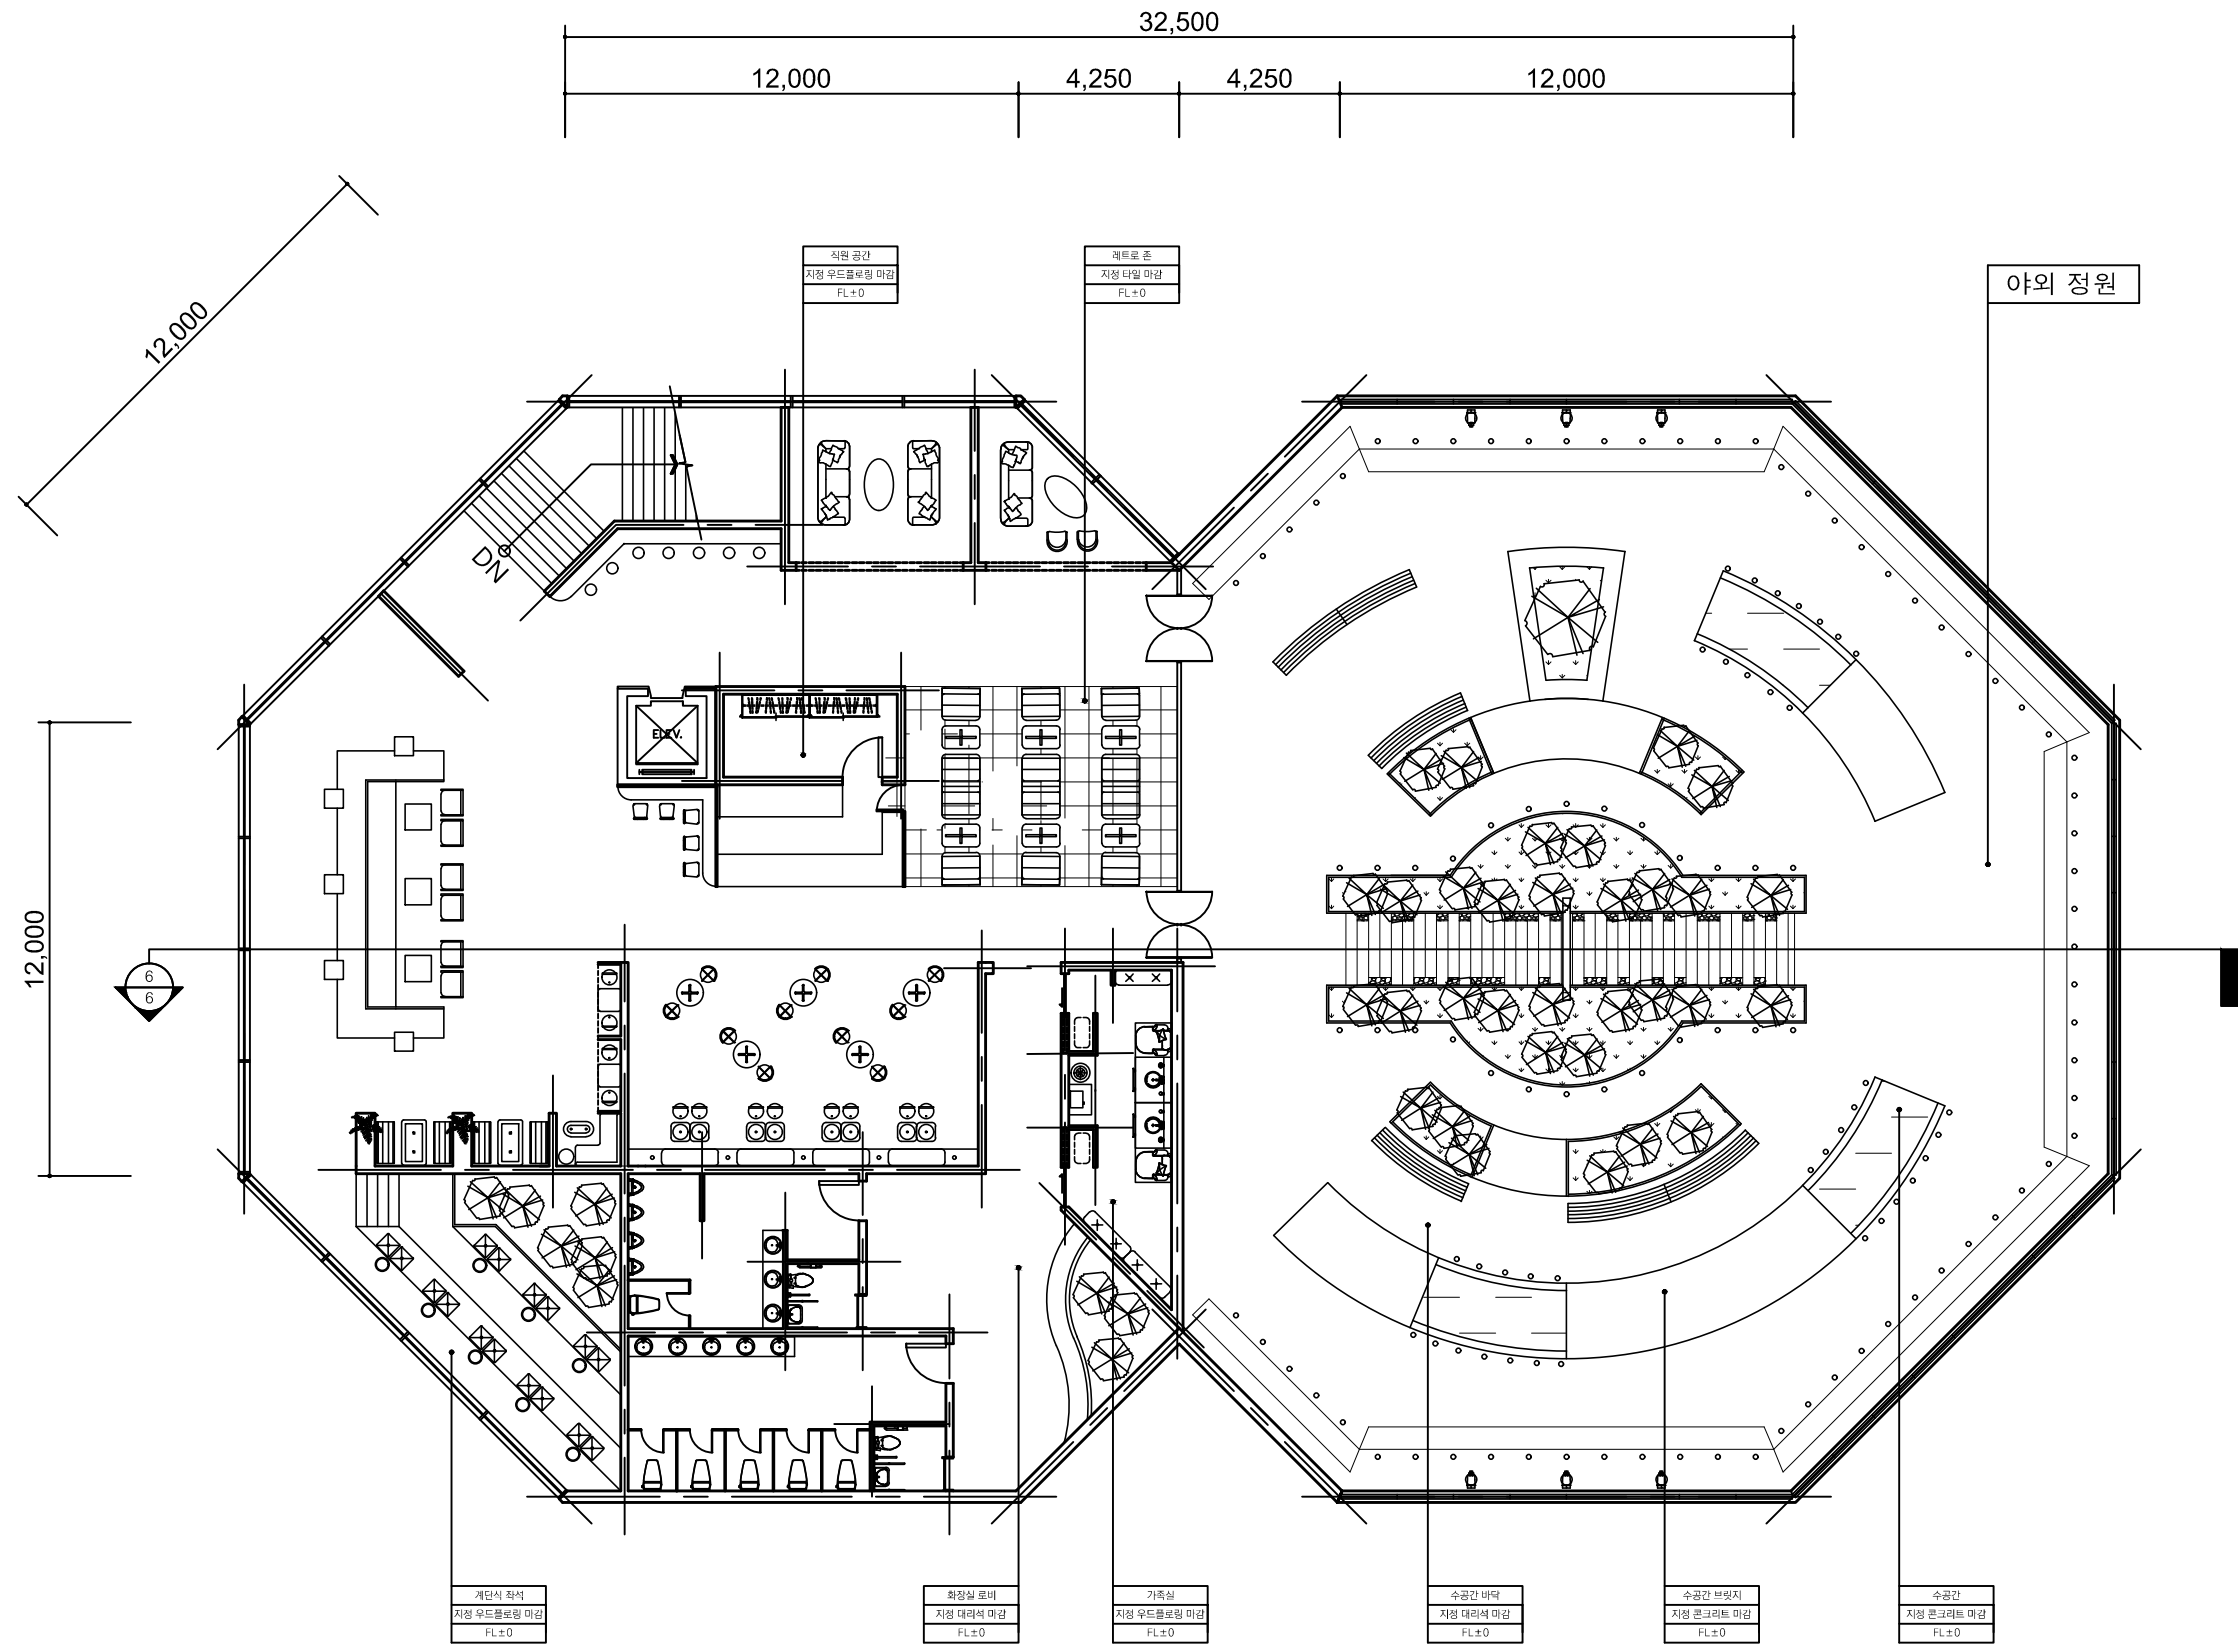

PNU


Pusan National University

Interior &
Environmental Design

졸업작품 스튜디오
캡스톤 디자인VI

DESIGNER

강나연
노단비

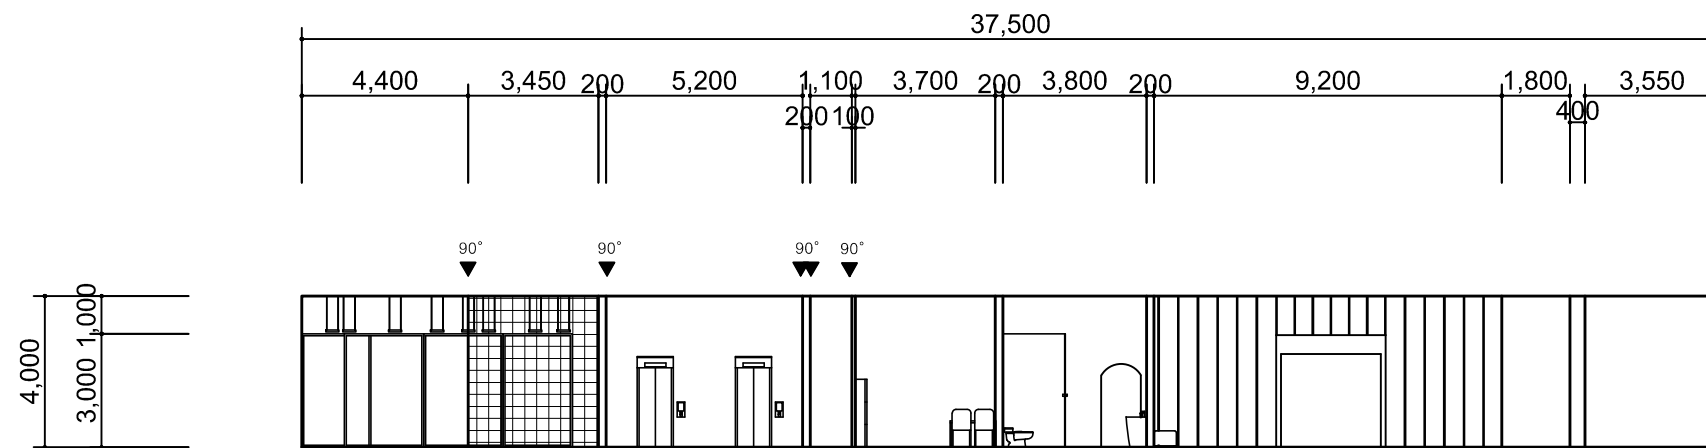

PROJECT TITLE

이순신 순국 공원
활성화를 위한
전망대 프로젝트

DESIGN TITLE

GROUND LEVEL
_ELAVATION

SCALE

A3 : 1/200

DATE

2021.10.13

DRAWING NUMBER


4

4

GROUND LEVEL ELEVATION

SCALE

A3 : 1/200

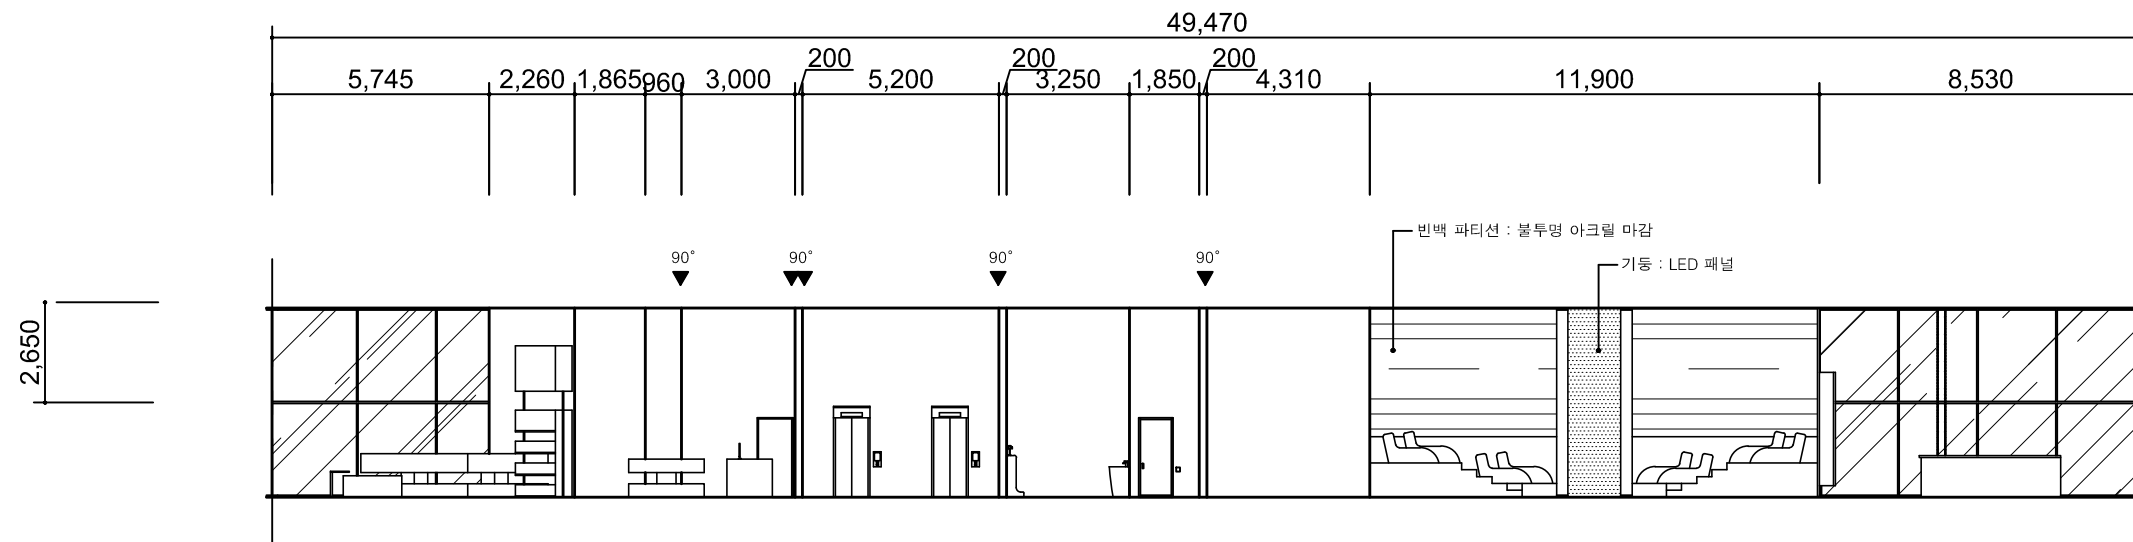

PROJECT TITLE

이순신 순국 공원
활성화를 위한
전망대 프로젝트

DESIGN TITLE

T1_ELAVATION

SCALE


A3 : 1/200

DATE

2021.10.13

DRAWING NUMBER

5

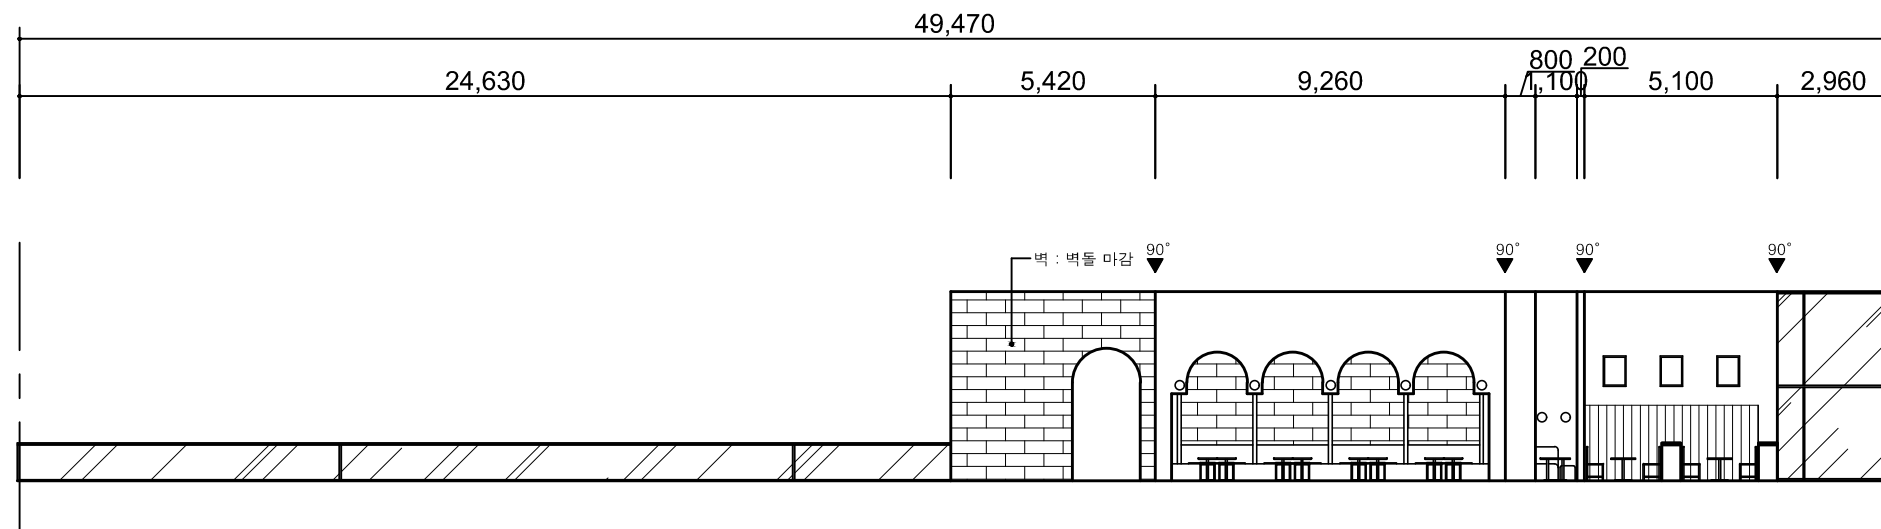

PROJECT TITLE

이순신 순국 공원
활성화를 위한
전망대 프로젝트

DESIGN TITLE

T2_ELEVATION

SCALE


A3 : 1/200

DATE


2021.10.13

DRAWING NUMBER


6

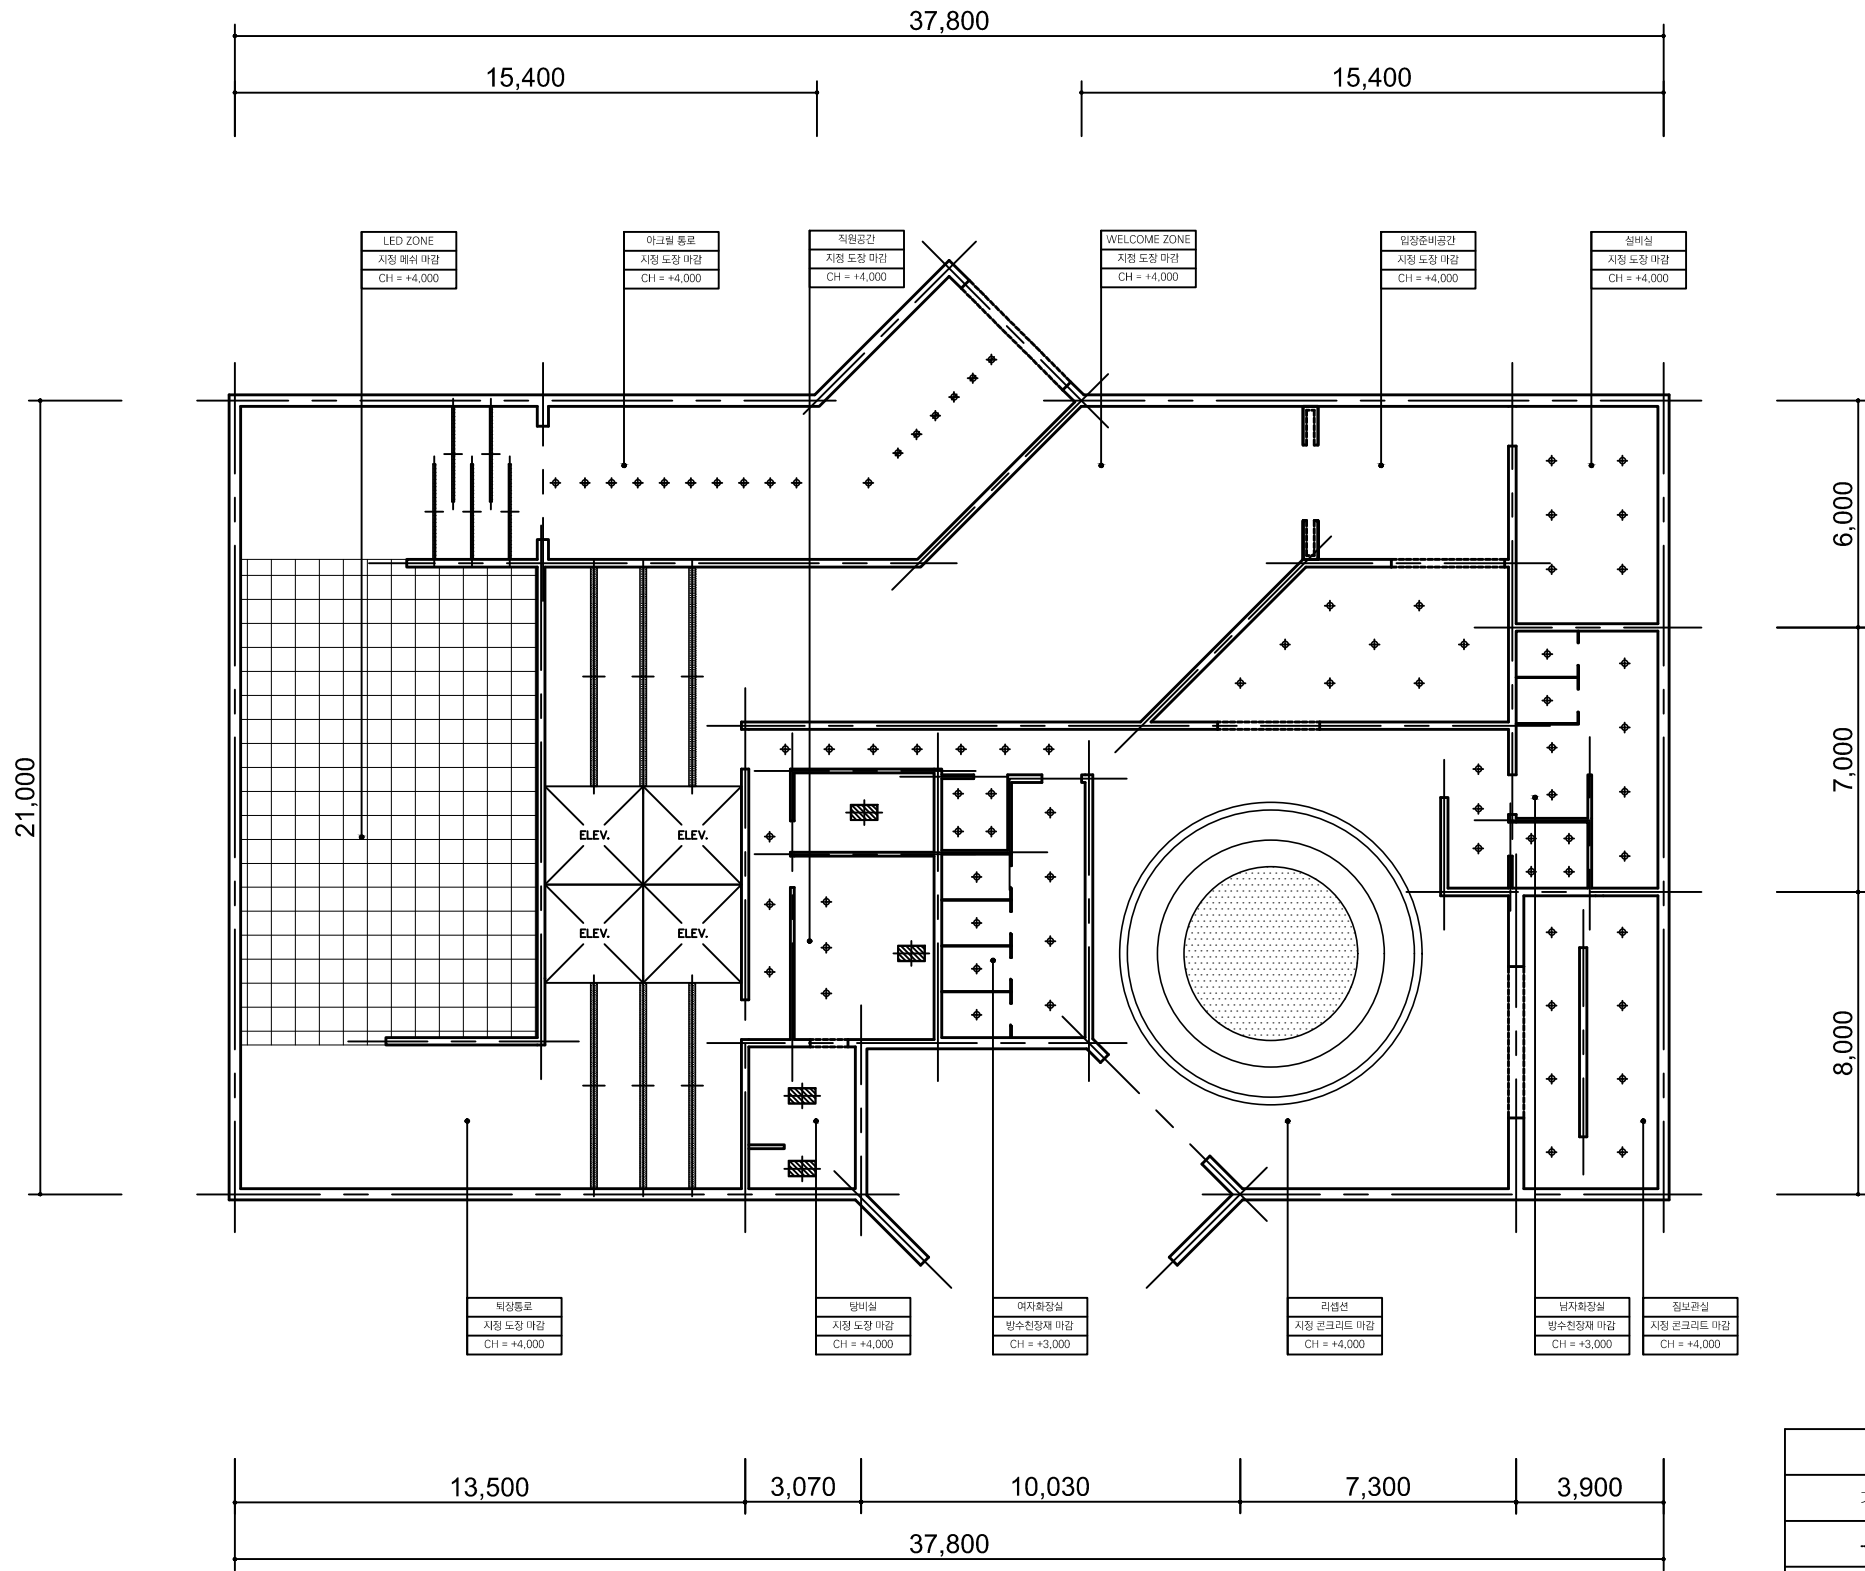

범례표			
기호	명칭	규격	EA
⊕	다운라이트	R80	79
—+—	LED 직접조명	2525X70	5
—+—	LED 직접조명	5800X170	3
—+—	LED 직접조명	5450X170	3
■	LED 직접조명	720X420	4
⊙	광원장조명	R2300	1

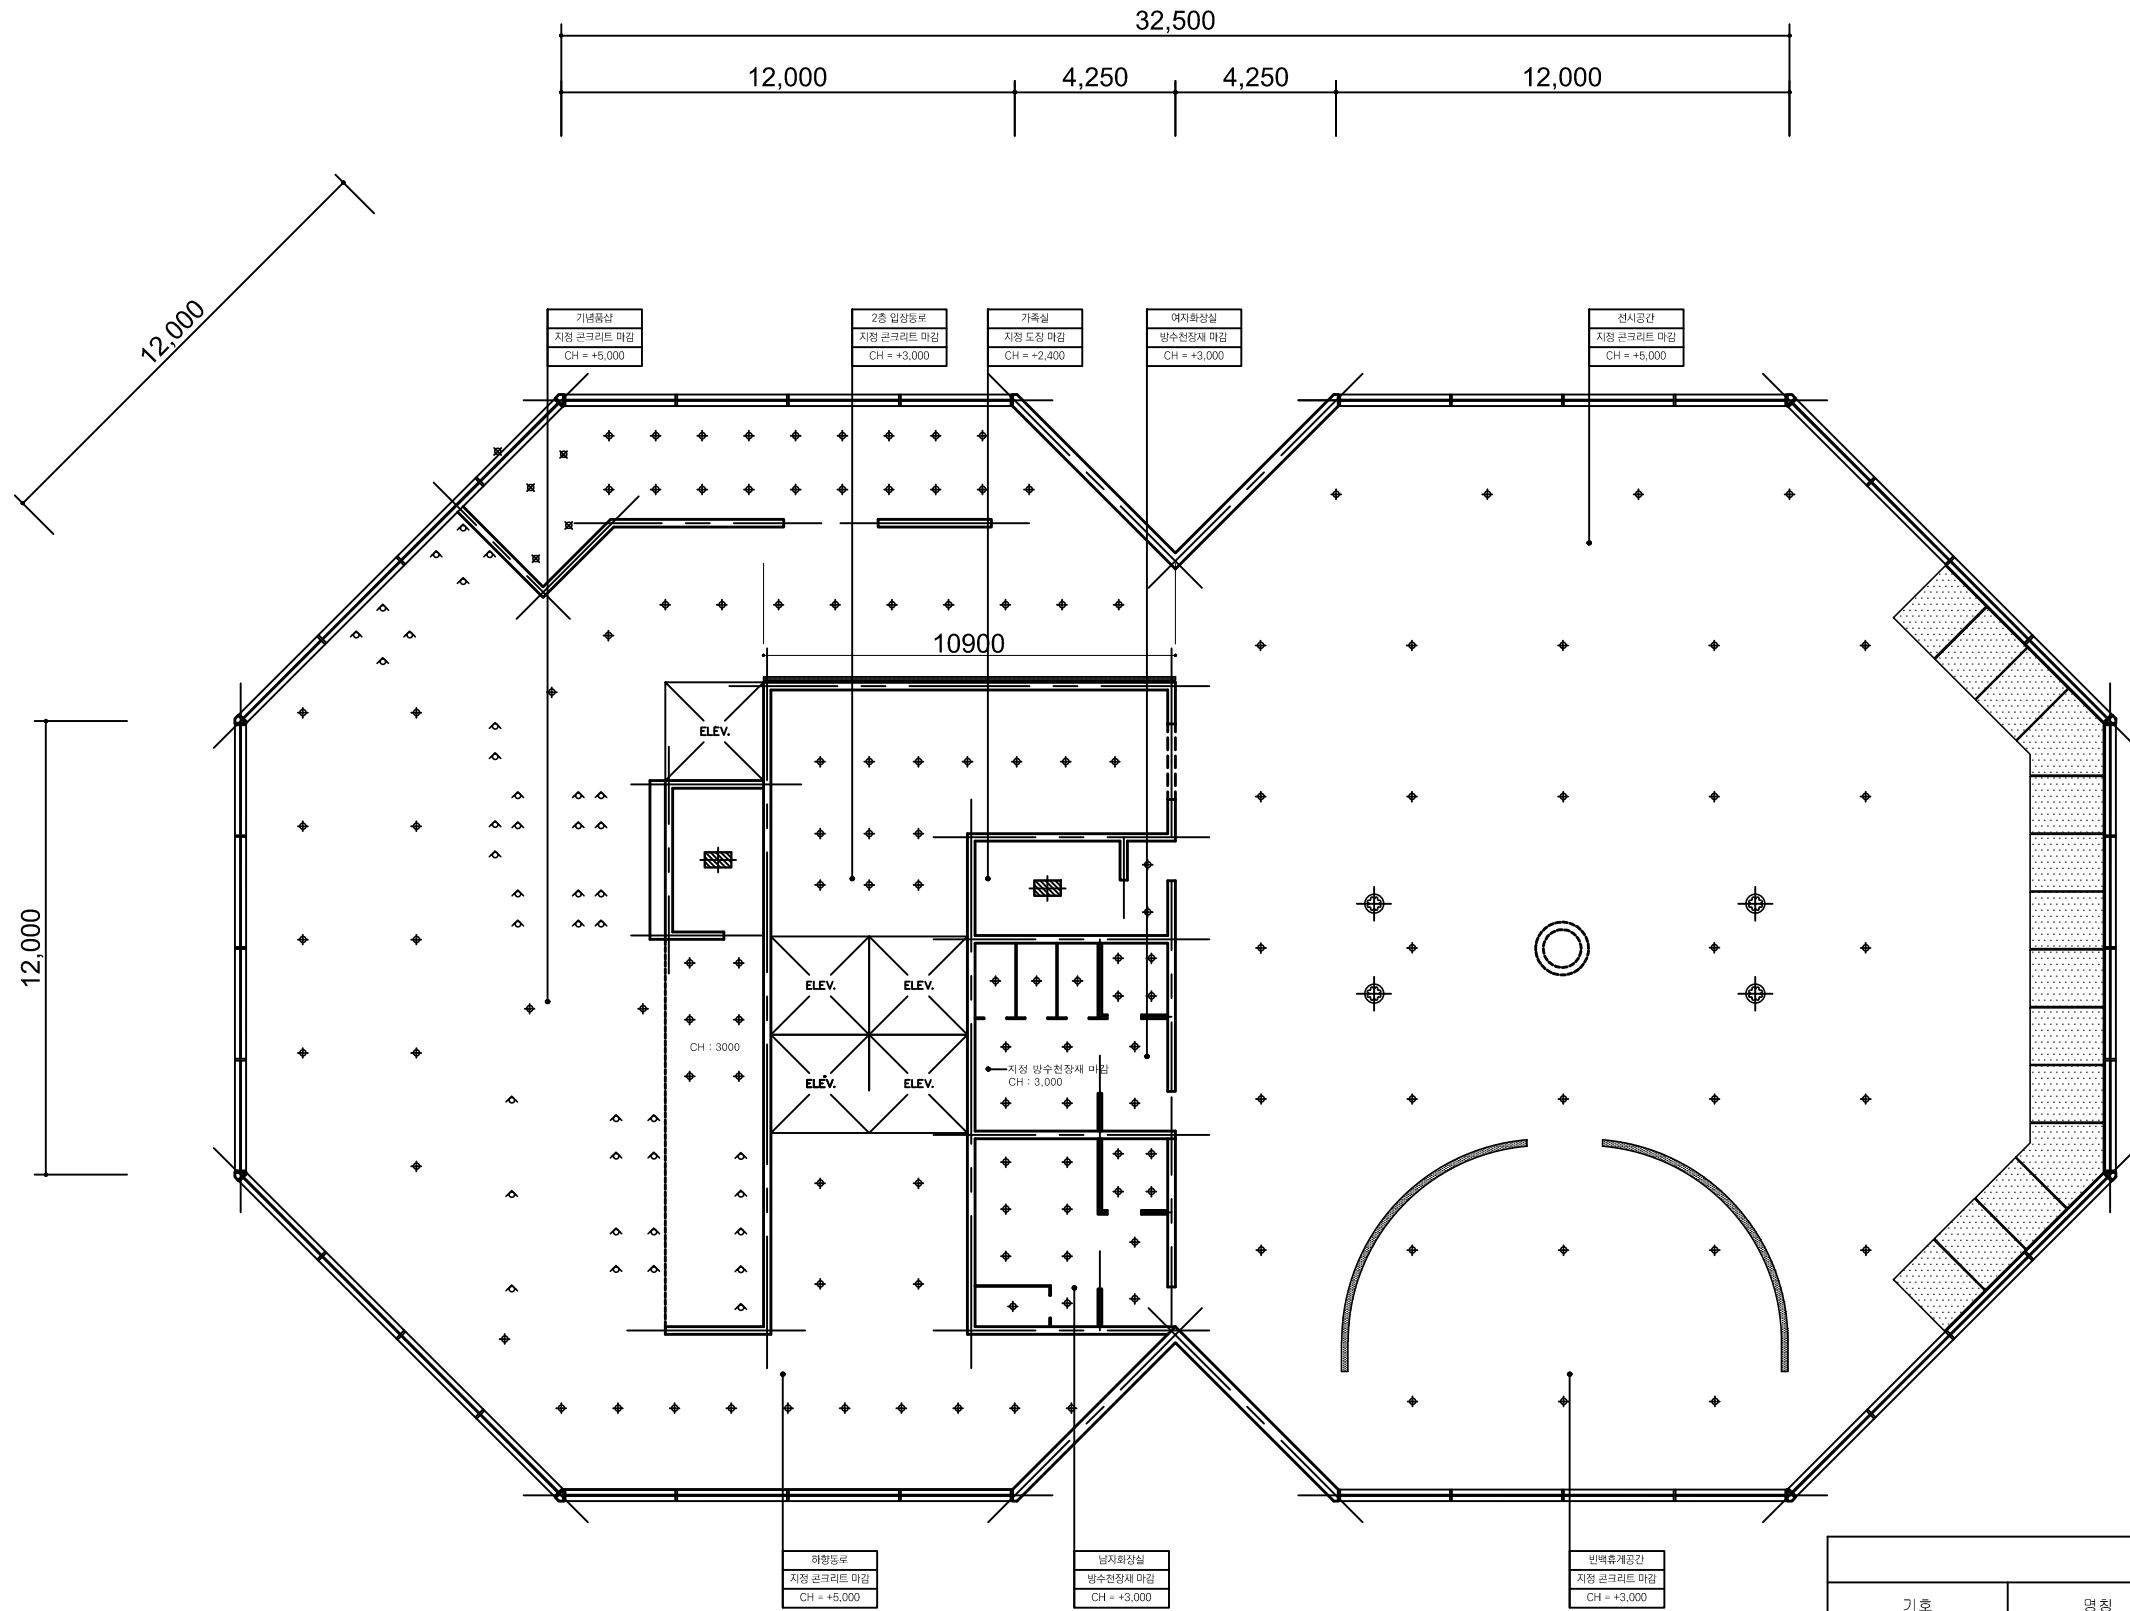

범례표			
기호	명칭	규격	EA
⊕	다운라이트	R80	140
⊙	펜던트	R250	4
■	광천장조명	1940X1500	14
⌒	할로겐 스포트라이트	R75	40
—	간접조명	10900X100	1
⌒	광천장조명	R5350	1

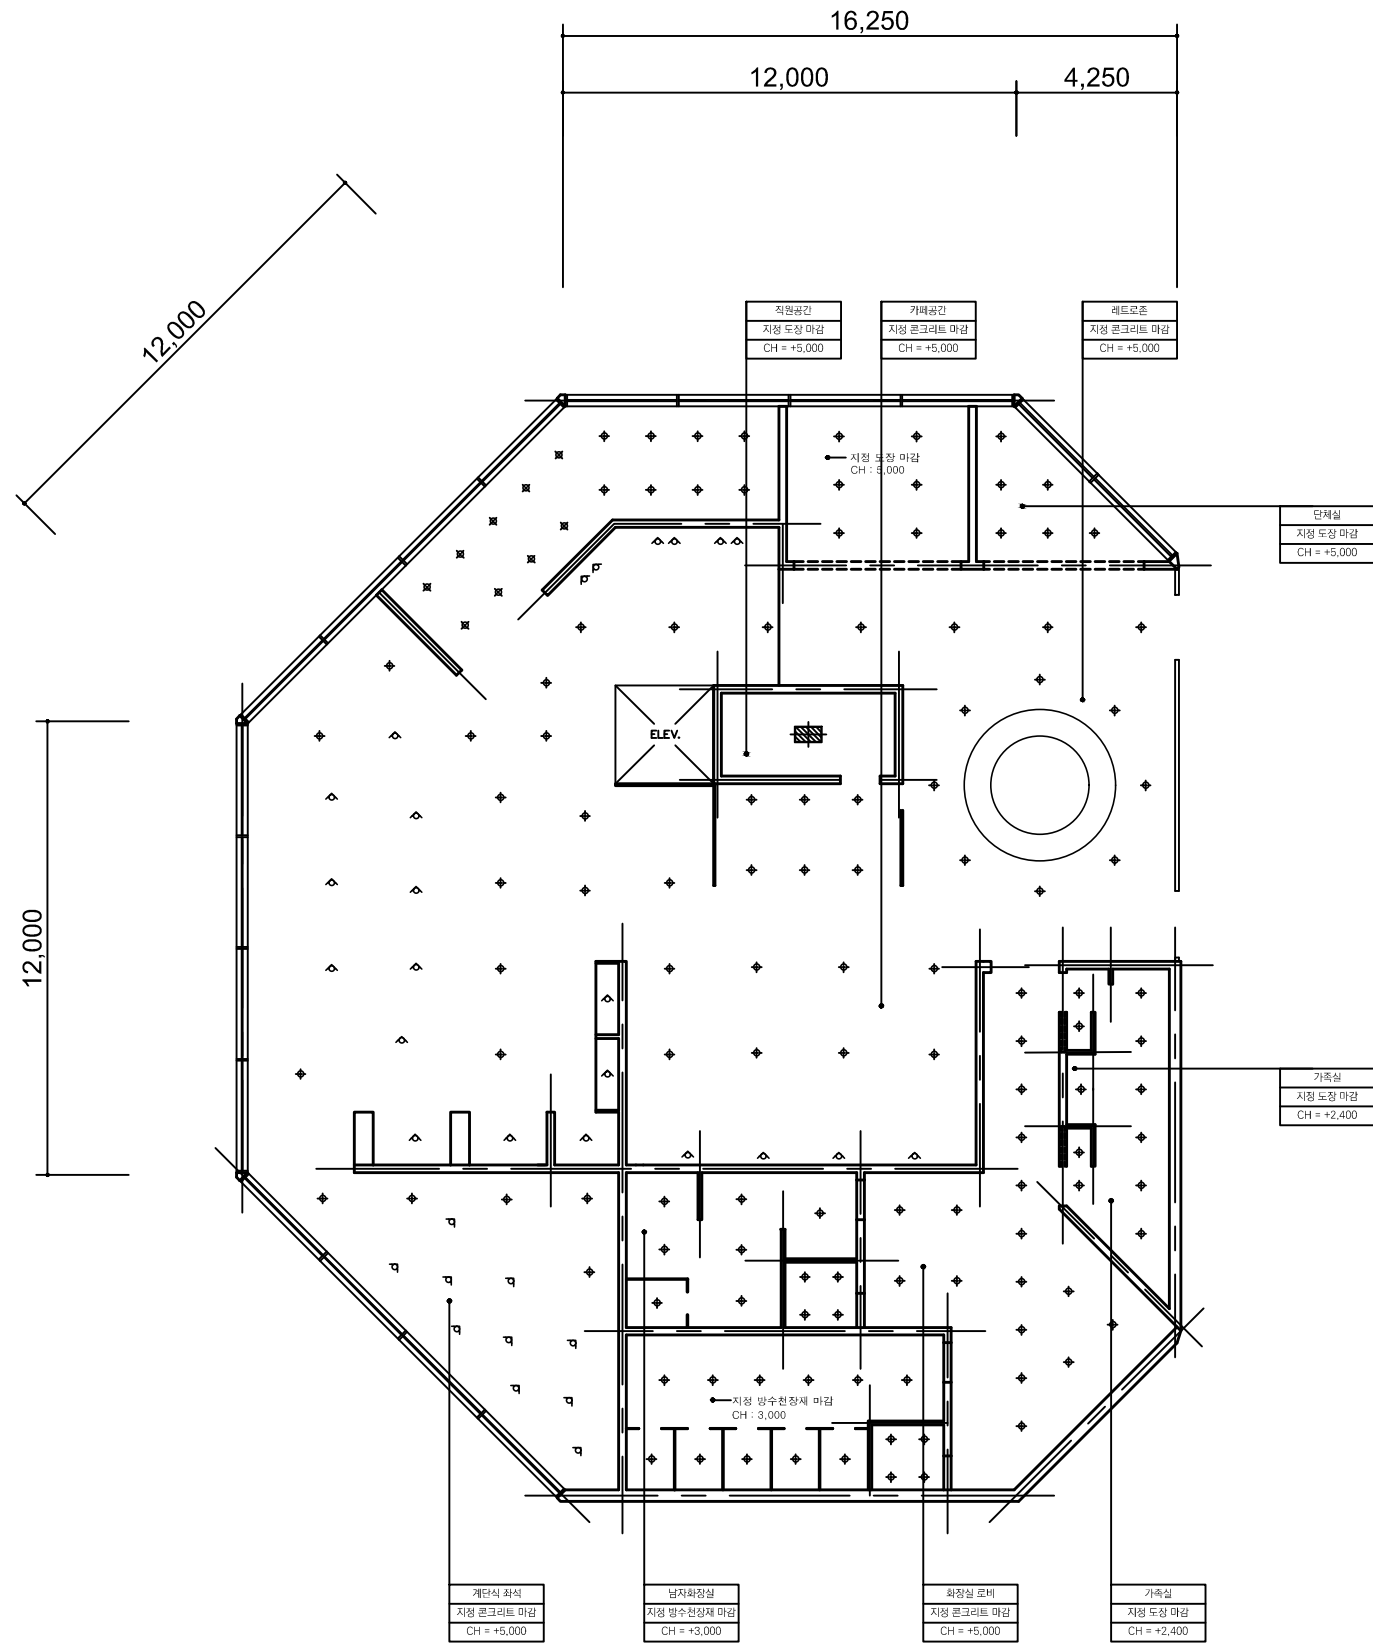

범례표			
기호	명칭	규격	EA
⊙	다운라이트	R80	130
▨	LED 직접조명	720X420	1
○	할로겐 스포트라이트	R75	33

PROJECT TITLE

이순신 순국 공원
활성화를 위한
전망대 프로젝트

DESIGN TITLE

T2_CEILING PLAN

SCALE

A3 : 1/200

DATE

2021.10.13

DRAWING NUMBER

9